

Prace geodezyjne wykonał
POWIATOWY OŚRODEK DOKUMENTACJI
GEODEZYJNO-KARTOGRAFICZNEJ
w Proszowicach

Nr ks. robót: 224/2010
Proszowice, dnia 30.07.2009


Prace geodezyjne wykonano w Proszowicach, dnia 30.07.2009

STAROSTWO POWIATOWE W PROSZOWICACH
ZESPÓŁ UZGADNIANIA DOKUMENTACJI PROJEKTOWEJ

na podstawie art. 296 § 1 pkt 1 ustawy z dnia 17 maja 1994 r. o geodezji i kartografii (Dz. U. z 2000 r. Nr 100, poz. 1085 i Nr 102, poz. 1288) i rozporządzenia wykonującego w tym zakresie uprawnienia nadane przez rozporządzenie wykonujące niniejsze rozporządzenie	
zgodnie z art. 296 § 2 pkt 1 ustawy z dnia 17 maja 1994 r. o geodezji i kartografii (Dz. U. z 2000 r. Nr 100, poz. 1085 i Nr 102, poz. 1288) i rozporządzenia wykonującego w tym zakresie uprawnienia nadane przez rozporządzenie wykonujące niniejsze rozporządzenie	
zgodnie z art. 296 § 2 pkt 2 ustawy z dnia 17 maja 1994 r. o geodezji i kartografii (Dz. U. z 2000 r. Nr 100, poz. 1085 i Nr 102, poz. 1288) i rozporządzenia wykonującego w tym zakresie uprawnienia nadane przez rozporządzenie wykonujące niniejsze rozporządzenie	

Przeznaczony do opublikowania: 224/2010
Przeznaczony do użytku: 224/2010

Przeznaczony do użytku: 224/2010

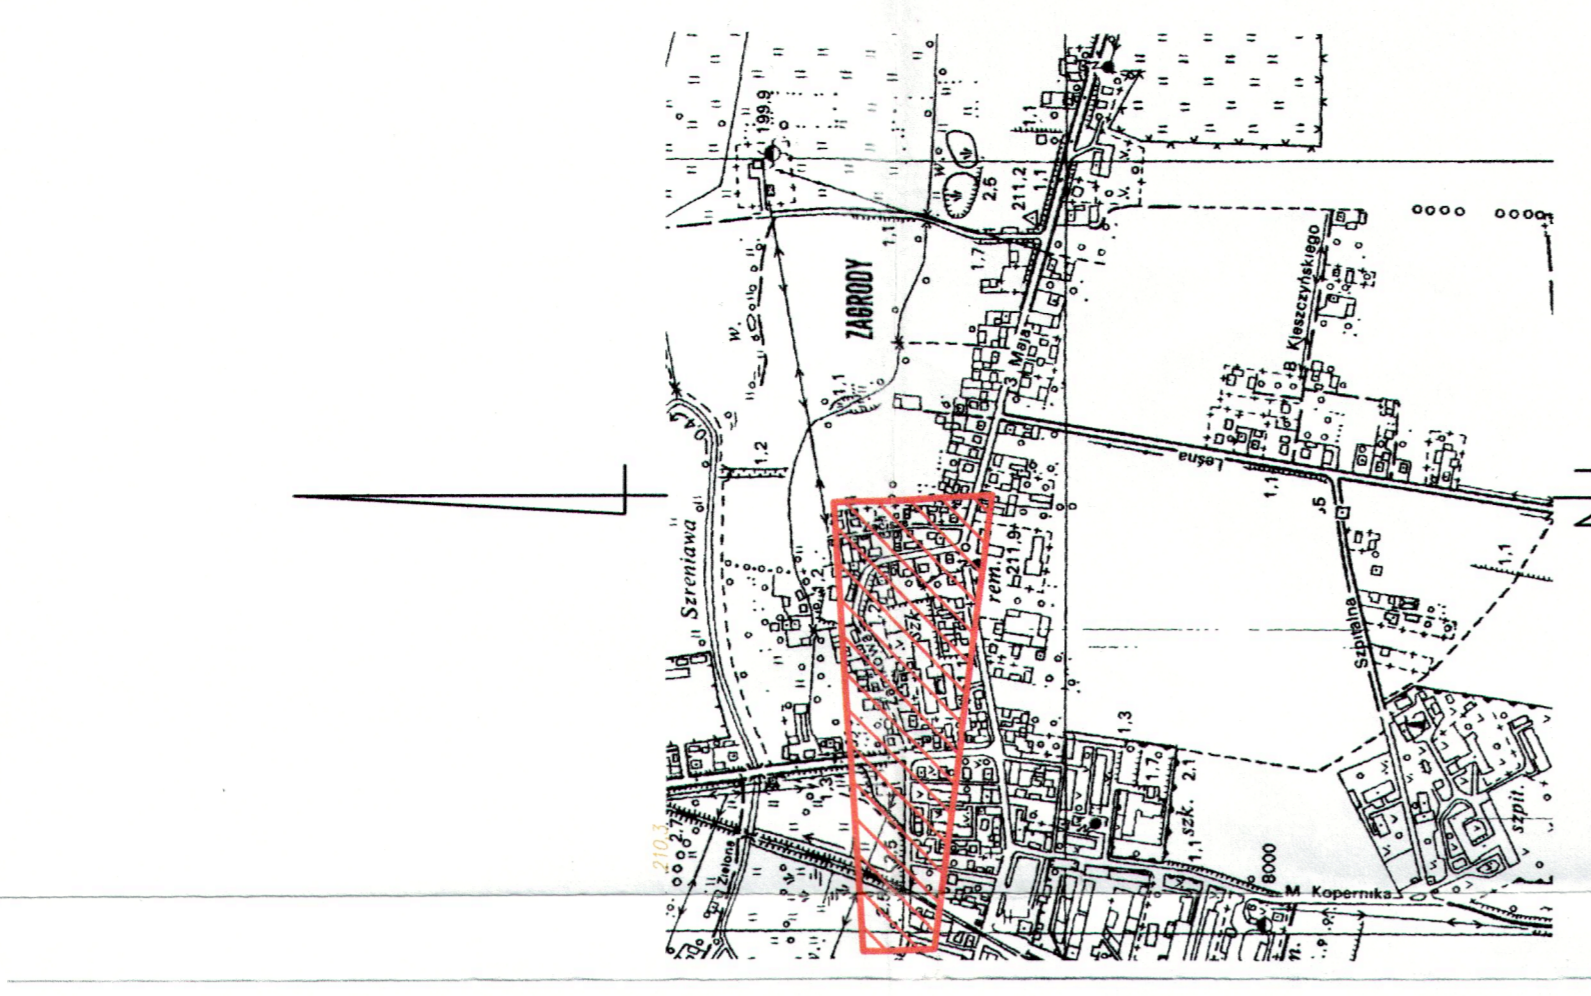

Mapa sytuacyjno-wysokościowa
Skala 1 : 500

Mapa powstała na podstawie wektorowej mapy w skali 1:1000, uzupełnionej bezpośrednimi pomiarami syl-wys. Granice własności wg mapy emisyjnej granic.

Sekcja : 163.411. (043.1, 044.2, 043.3, 043.4)

akrebit. Proszowice
dz. 2368/1, 2366/1
ul. Zimkowska, Kółkowska
pow. Proszowice
woj. Małopolskie


Układ odniesienia Kraszczyński
Układ wsp. państwowych 65
Sygnacja granic z numerem nr : 30.07.2009

wykonano: mgr inż. Krzysztof Krawczyk
główny inżynier
(signature)
30.07.2009

INSPEKTOR POWIATOWY

"PRO-SAN-INSTAL"
32-120 Nowe Brzesko, ul. Kolejowa 8
REGON: 140412022
NIP: 147-265-1045
KRS: 0000399467
INFORMACJA WSTĘPNA: 330210

zakres aktualizacji:
nie wyklucza się istnienia innych
nie uwzględnionych na niniejszej mapie
warunków, w szczególności nie pokrytych
dotychczas pomiarami, na których
dokonano aktualizacji. W innych punktach
informacje w innych punktach aktualizacji

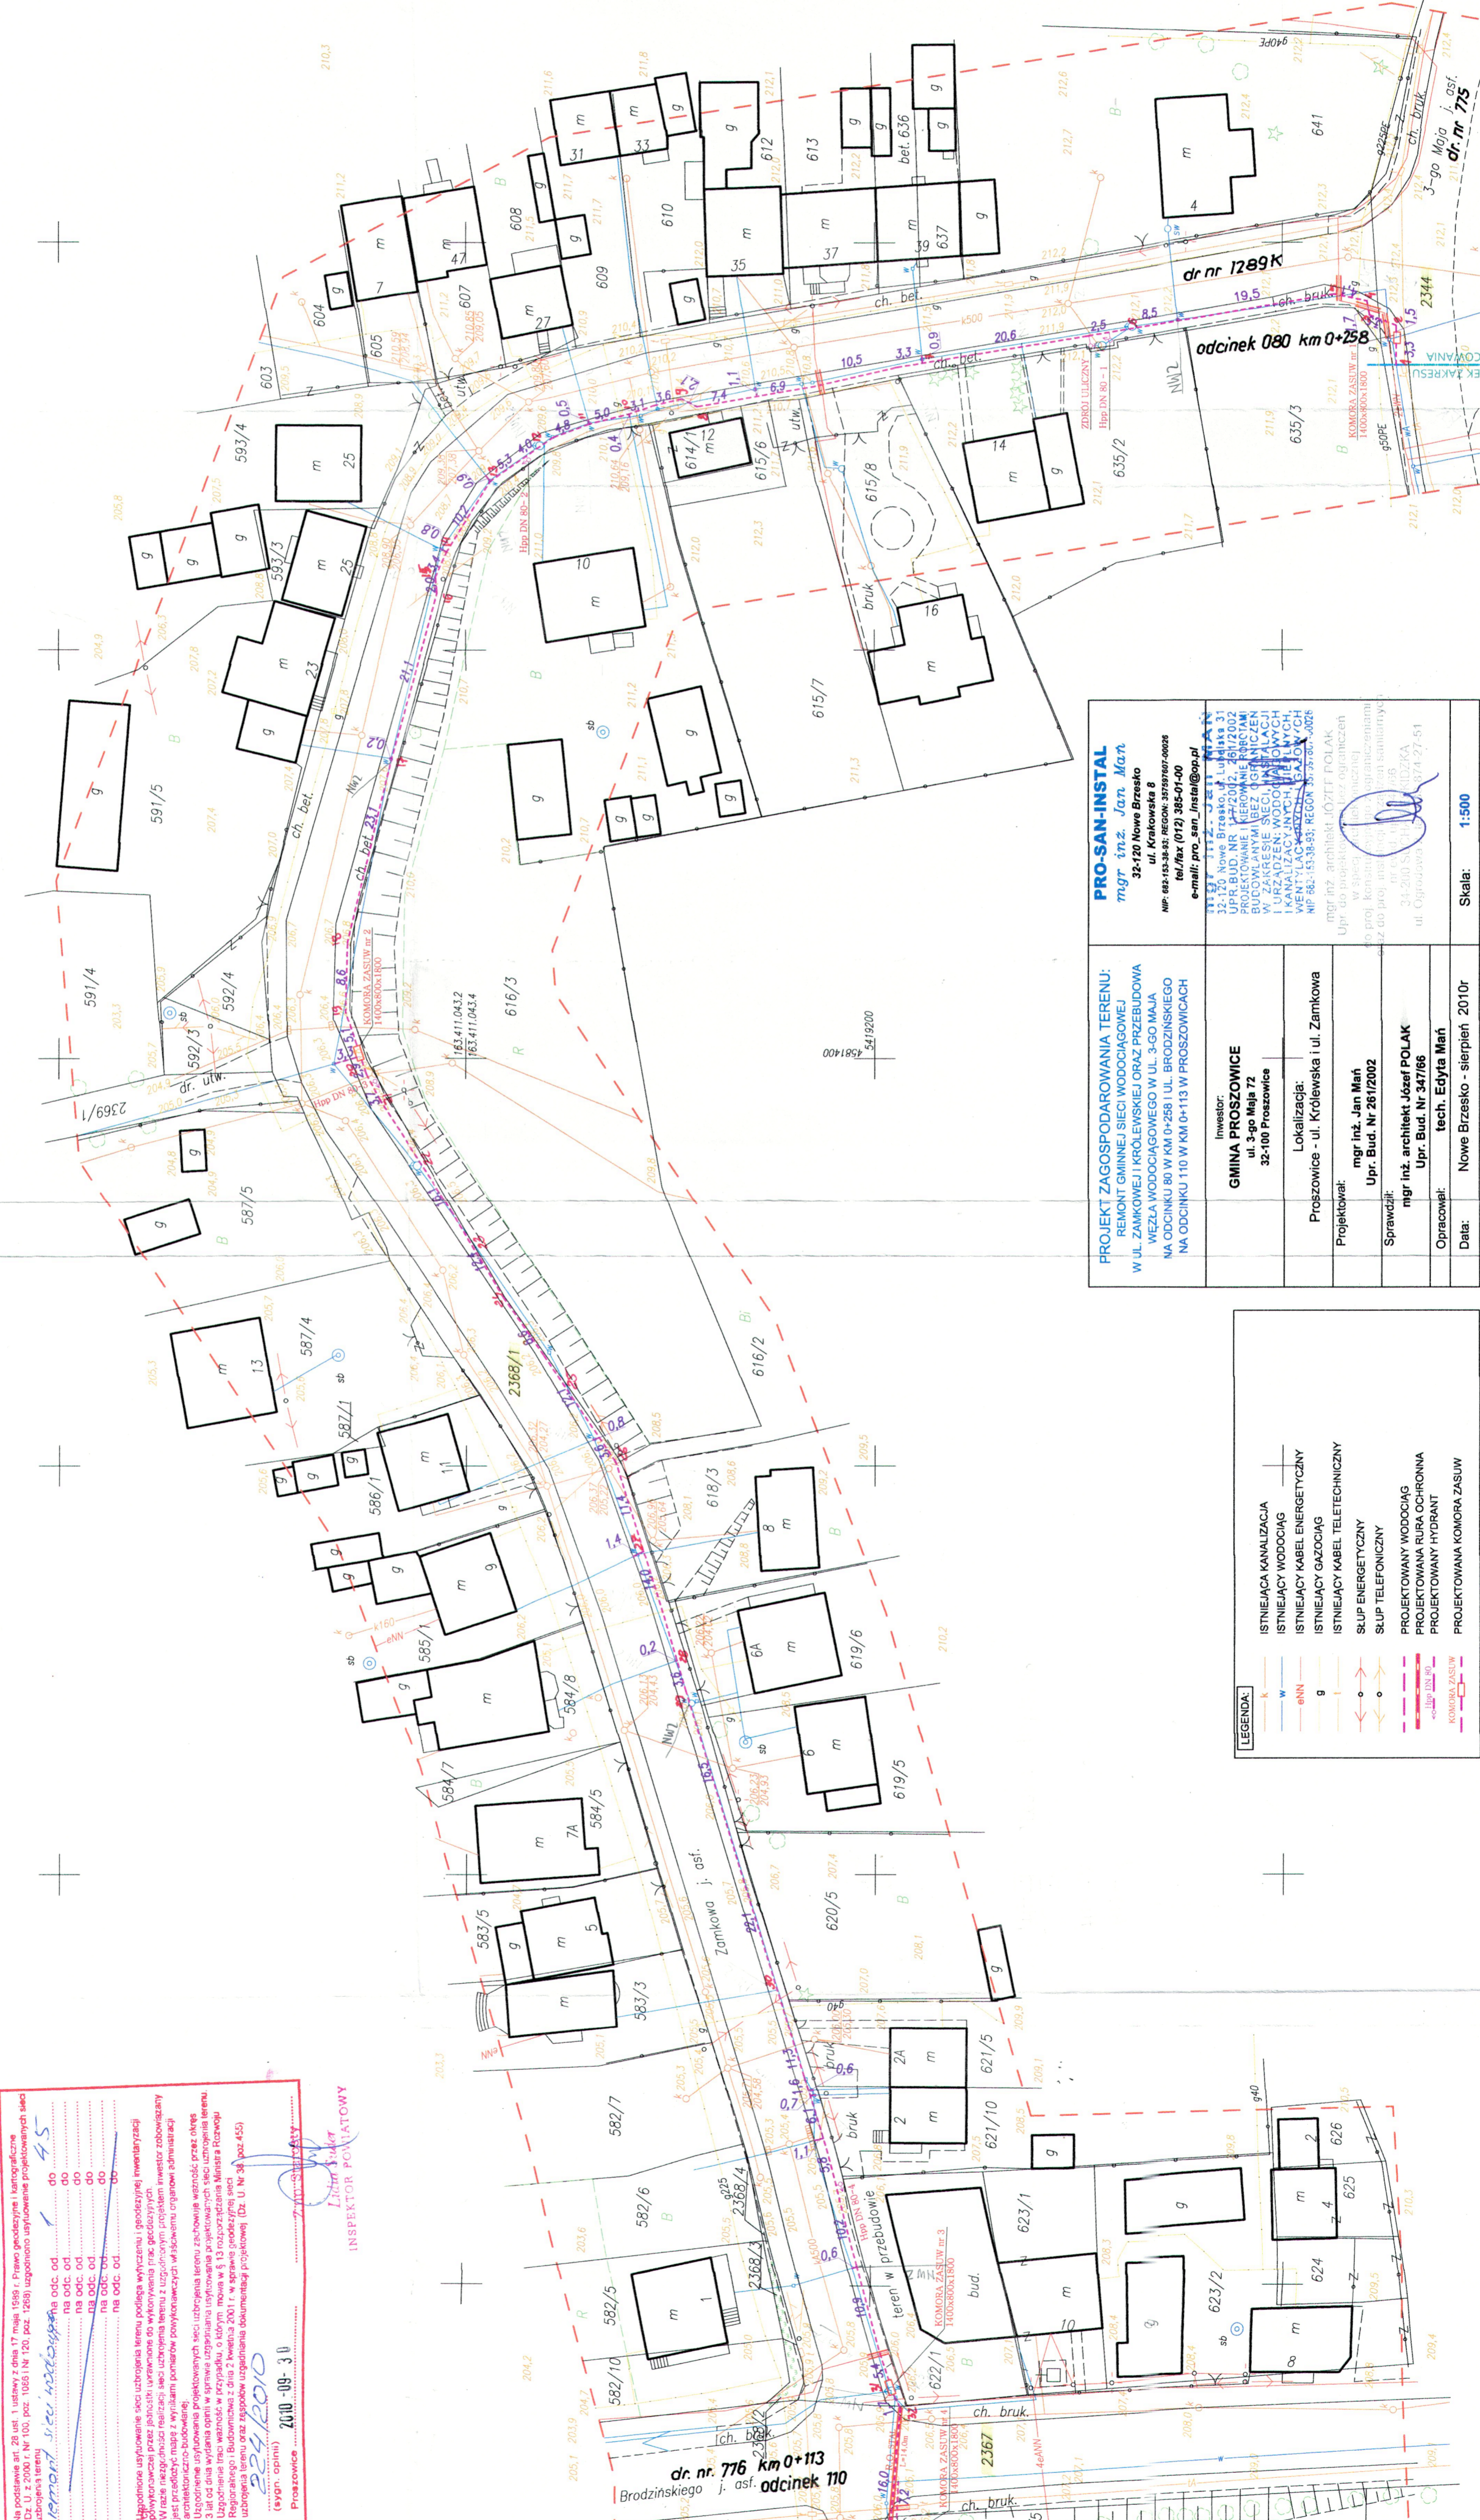

PRO-SAN-INSTAL
mgr inż. Jan Mań
32-120 Nowe Brzesko, ul. Kolejowa 8
NIP: 147-265-1045
REGON: 140412022
KRS: 0000399467
e-mail: pro_san_instal@poczta.onet.pl

PROJEKT ZAGOSPODAROWANIA TERENU:
REMONT GMINNEJ SIENI WODOCIĄGOWEJ
W UL. ZIMKOWEJ I KÓŁKOWSKIEJ ORAZ PRZEBUDOWA
WEZŁA WODOCIĄGOWEGO W UL. 3-GO MAJA
NA ODCINKU 80 W KM 0+281 I UL. BRODZIŃSKIEGO
NA ODCINKU 110 W KM 0+113 W PROSZOWICACH

Investor:
GMINA PROSZOWICE
ul. 3-go Maja 72
32-100 Proszowice

Lokalizacja:
Proszowice - ul. Kółkowska i ul. Zimkowska

Projektował:
mgr inż. Jan Mań
Upr. Bud. Nr 2612/002

Sprawił:
mgr inż. architekt Jacek POLAK
Upr. Bud. Nr 347/66

Opracował:
tech. Edyta Mań

Data:
Nowe Brzesko - sierpień 2010r

Skala: 1:500

LEGENDA:

K	ISTNIEJĄCA KANALIZACJA
W	ISTNIEJĄCY WODOCIĄG
GN	ISTNIEJĄCY KABEL ENERGETYCZNY
G	ISTNIEJĄCY KABEL TELEFONICZNY
S	SIŁOWNIA ENERGETYCZNA
S	SŁUP ENERGETYCZNY
S	SŁUP TELEFONICZNY
---	PROJEKTOWANY WODOCIĄG
---	PROJEKTOWANA RURA OCHRONNA
---	PROJEKTOWANY HYDRANT
---	PROJEKTOWANA KOMORA ZASISW

STAROSTWO POWIATOWE W PROSZOWICACH
ZESPÓŁ UZGADNIANIA DOKUMENTACJI PROJEKTOWEJ

Przeznaczony do opublikowania: 224/2010
Przeznaczony do użytku: 224/2010

Przeznaczony do użytku: 224/2010